


1 Planta Tipo
1 : 75



2 Alzado Principal
1 : 75

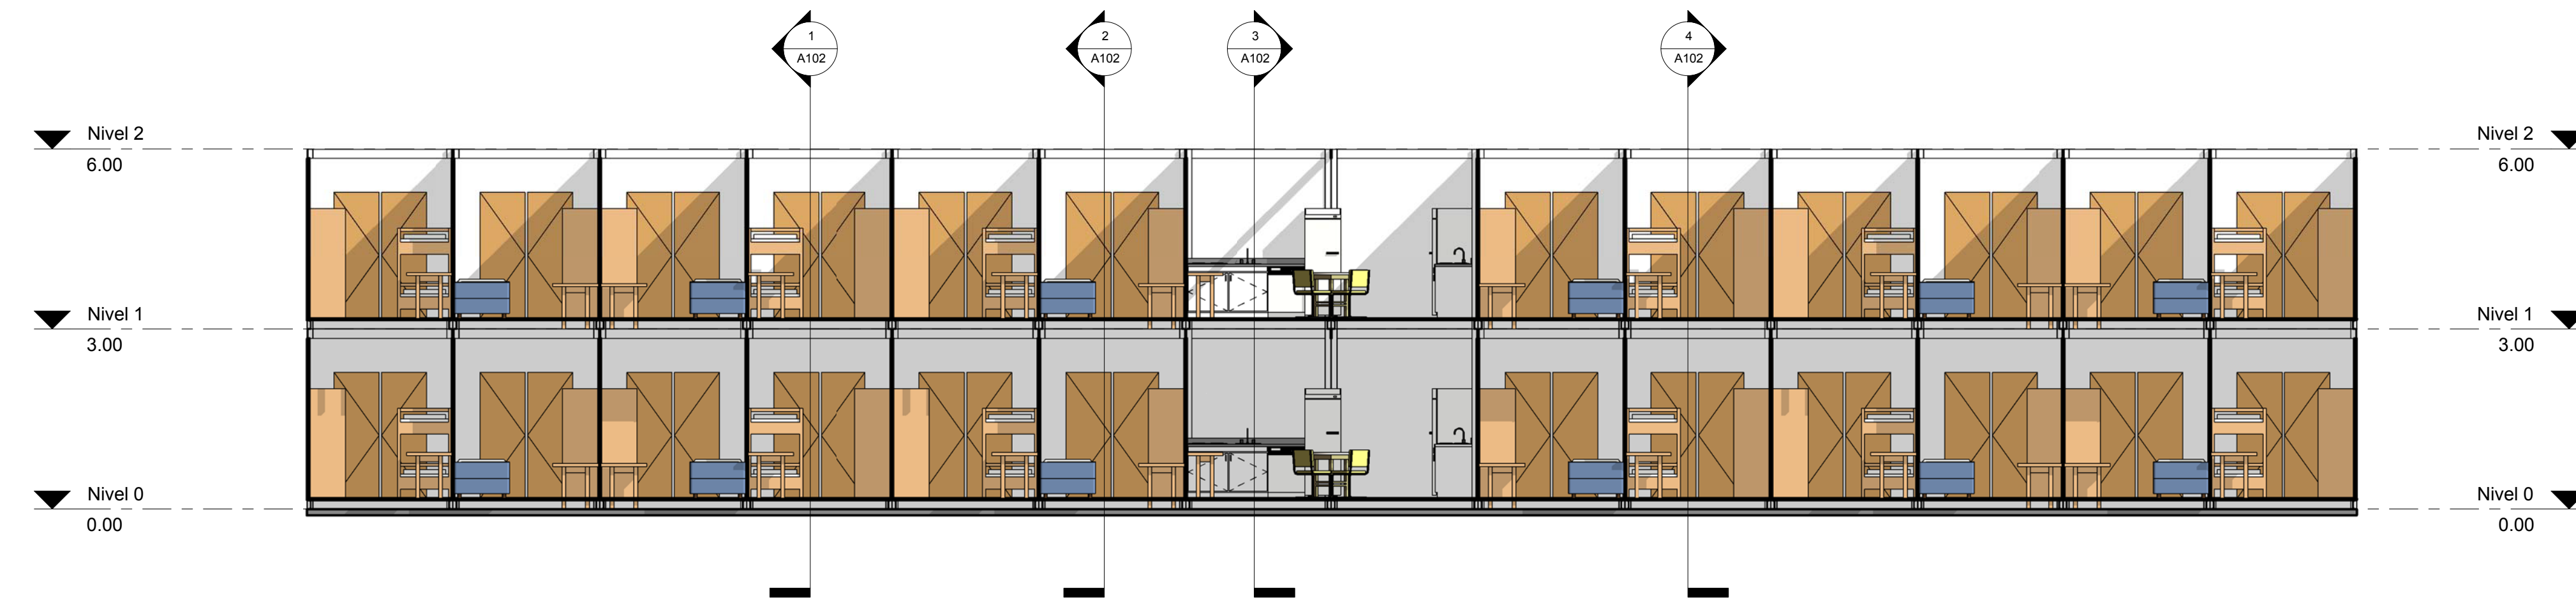

3 Sección Longitudinal
1 : 75

Impulsora Integral

NORTE: 	LOCALIZACIÓN:
------------	---------------

MODULBOX
Soluciones de espacio

Simbología:

NIVEL 1 NIVEL	INDICA N° DE SECCIÓN
N 1234 ELEVACIÓN	INDICA N° DE LLAMADA
N 1234 E 5678 COORDENADA	INDICA N° DE PLANO
COTA EJES	
COTA PAÑOS	

Notas :

1. Todas las medidas y niveles deben ser verificados en obra, por el contratista.
2. Todos los planos están acotados en milímetros.
3. No tomar medidas directamente sobre el plano.
4. Los arquitectos e ingenieros diseñadores no se hacen responsables por las modificaciones que se hagan a los planos sin su previa autorización.
5. Para mayor información ver planos de detalle, catálogo de conceptos y memoria descriptiva.
6. Todo el proyecto debe ser construido bajo las especificaciones suministradas por el equipo de diseño; cualquier cambio debe ser consultado con éste.
7. Todos los elementos que requieran de solución estructural deberán ser consultados y aprobados por el diseñador estructural, y construidos bajo las especificaciones del proyecto estructural.
8. Los planos arquitectónicos son generales y no incluyen cálculos técnicos ni memorias de cálculo de los elementos estructurales y no estructurales.
9. En todos los casos donde se planteen elementos técnicos que correspondan específicamente con el diseño estructural, suelos, eléctrico, iluminación, hidrosanitario, protección contra incendio, mecánicos, cancelerías, entre otros; primará la información técnica específica por cada especialista.
10. Todos los planos de taller desarrollados por proveedores deben ser consultados por el cliente, el arquitecto proyectista, y el diseñador estructural según corresponda.
11. Para ver especificaciones ver planos de tablas

No.	Description	Date


IMPULSORA

UBICACIÓN:
Edificio Dormitorios


ENCARGO: A.V.E.S. Arquitectura Vista En Sueños	PROYECTO: Cesar Reyes EMPRESA:
PLANO: Plantas y Alzados	CLAVE: A101
ESCALA: 1 : 75	CLASIFICACIÓN:

ESCALA GRÁFICA:


REV:	DIBUJÓ:		
Impulsora	Samuel Barrios	29/01/2018	50.42.31 a. m.
			FIRMA

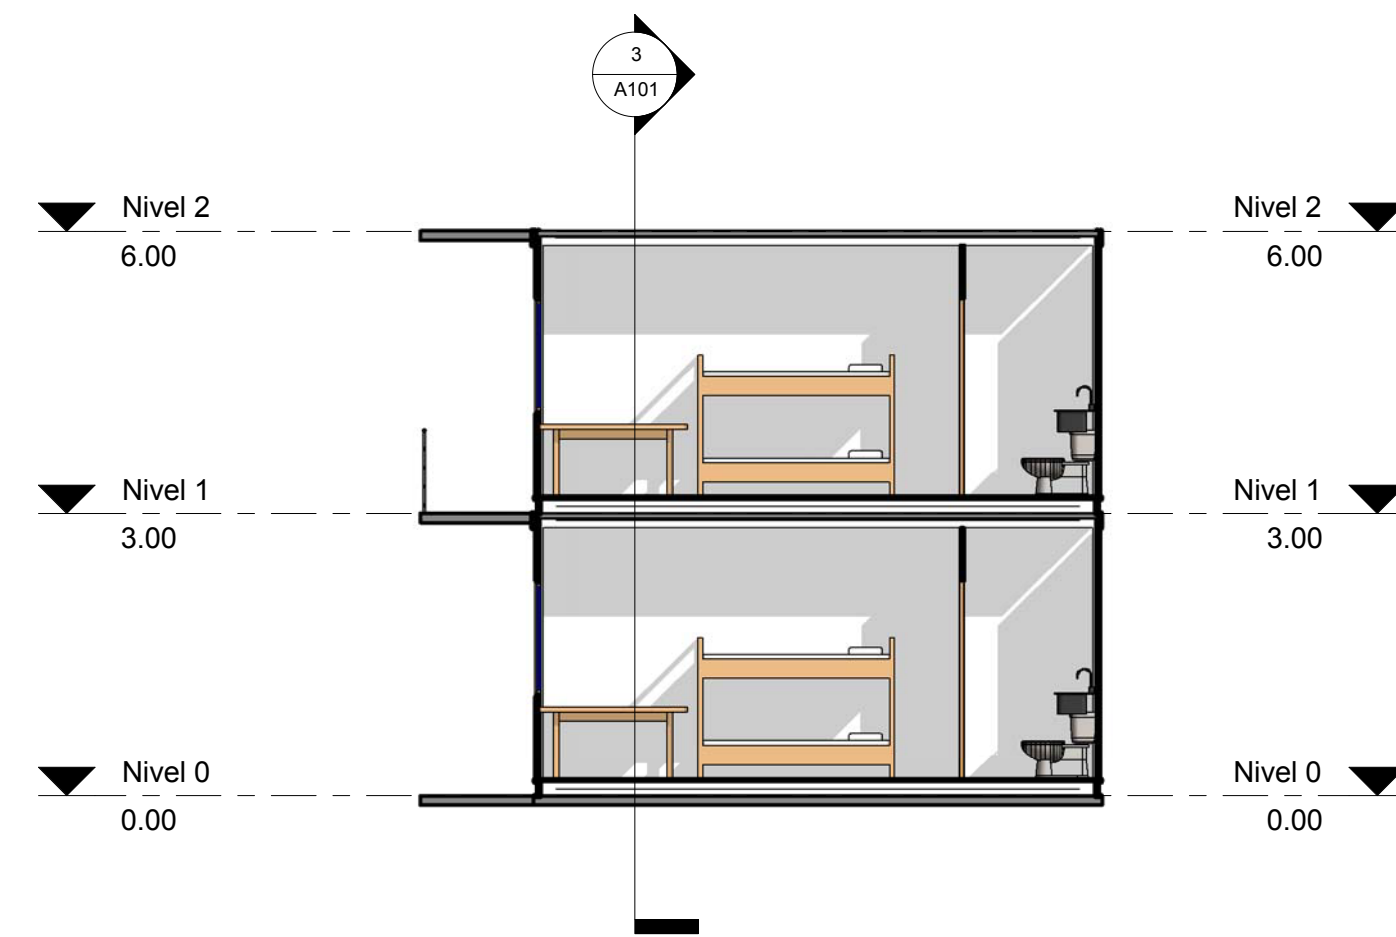


1 Sección Transversal 1
1 : 75

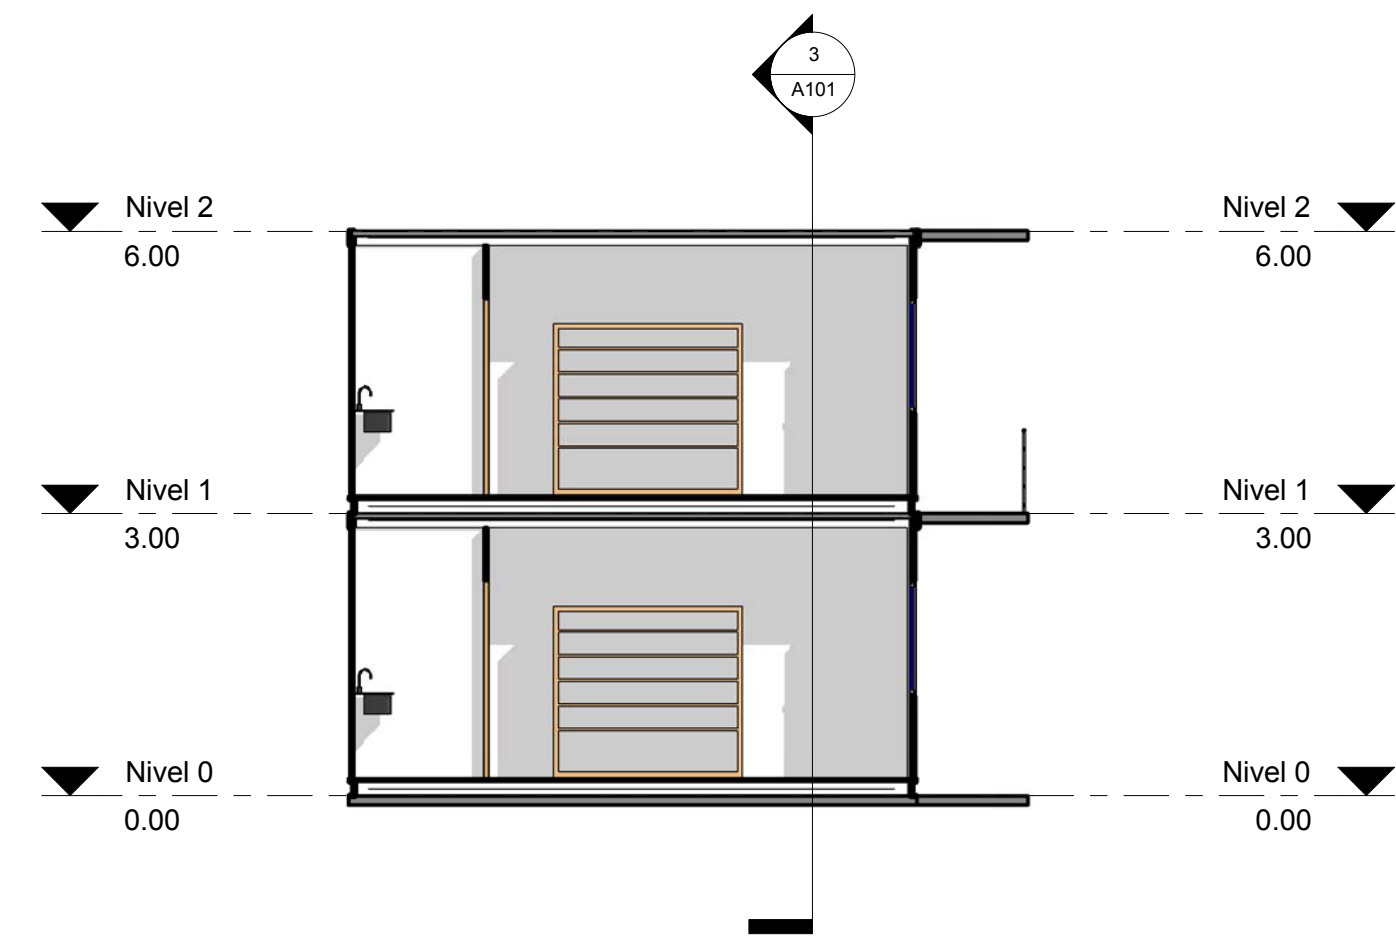


4 Sección Transversal 4
1 : 75

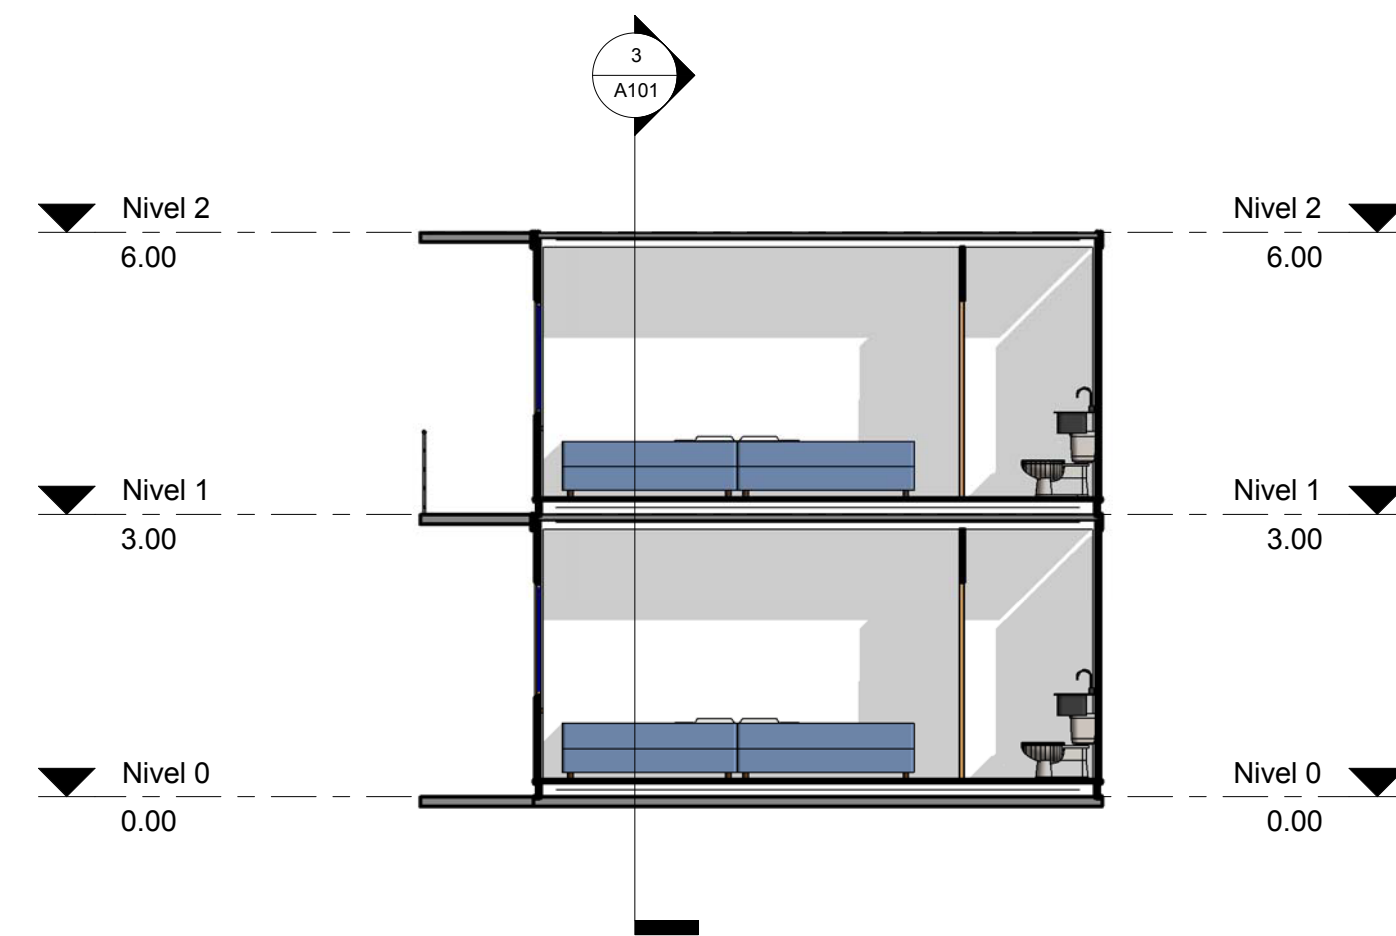

2 Sección Transversal 2
1 : 75

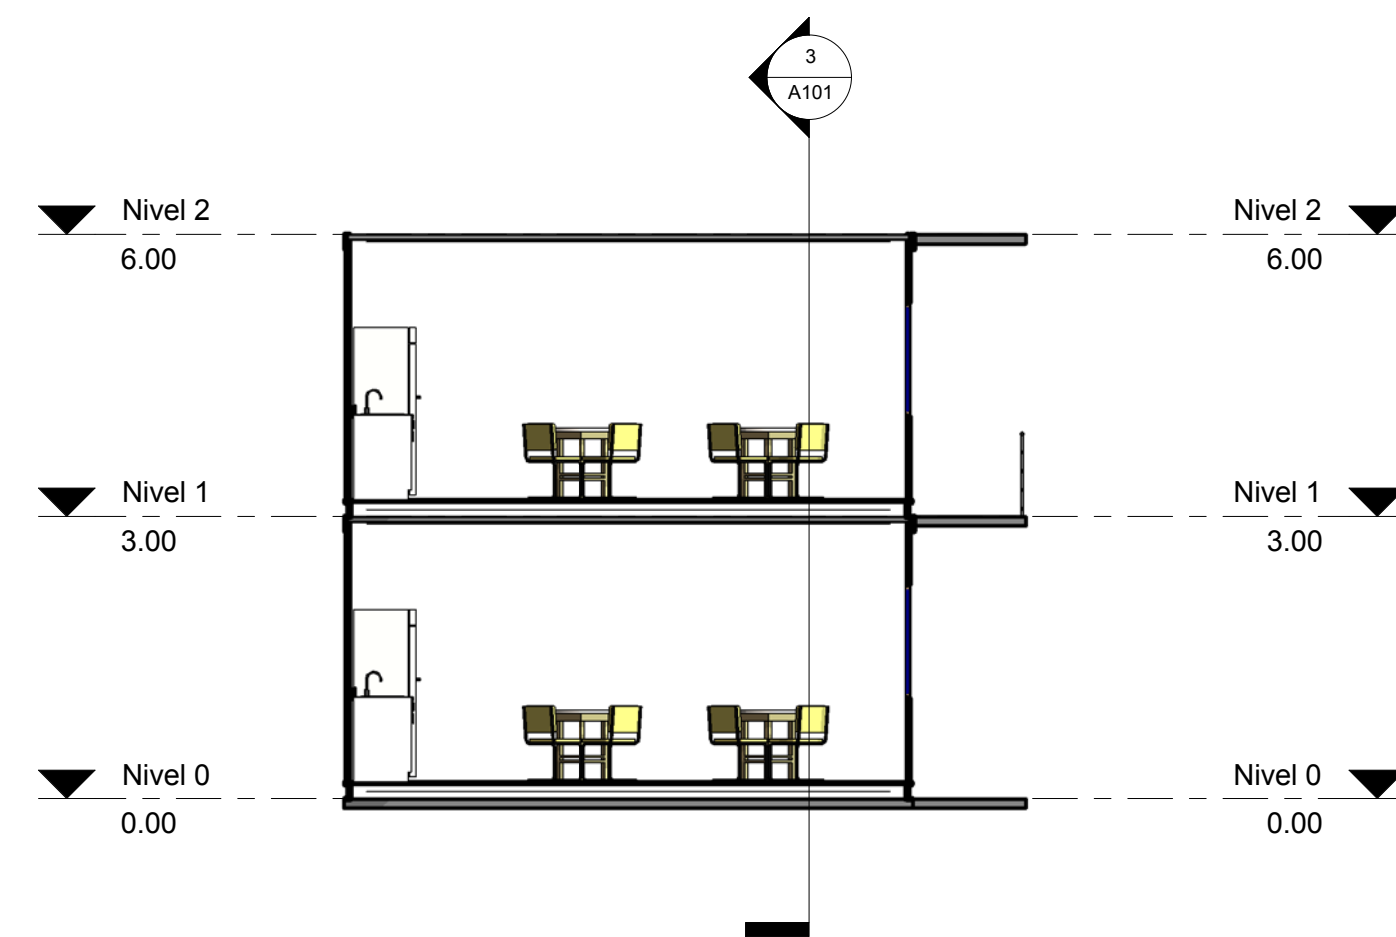


3 Sección Transversal 3
1 : 75

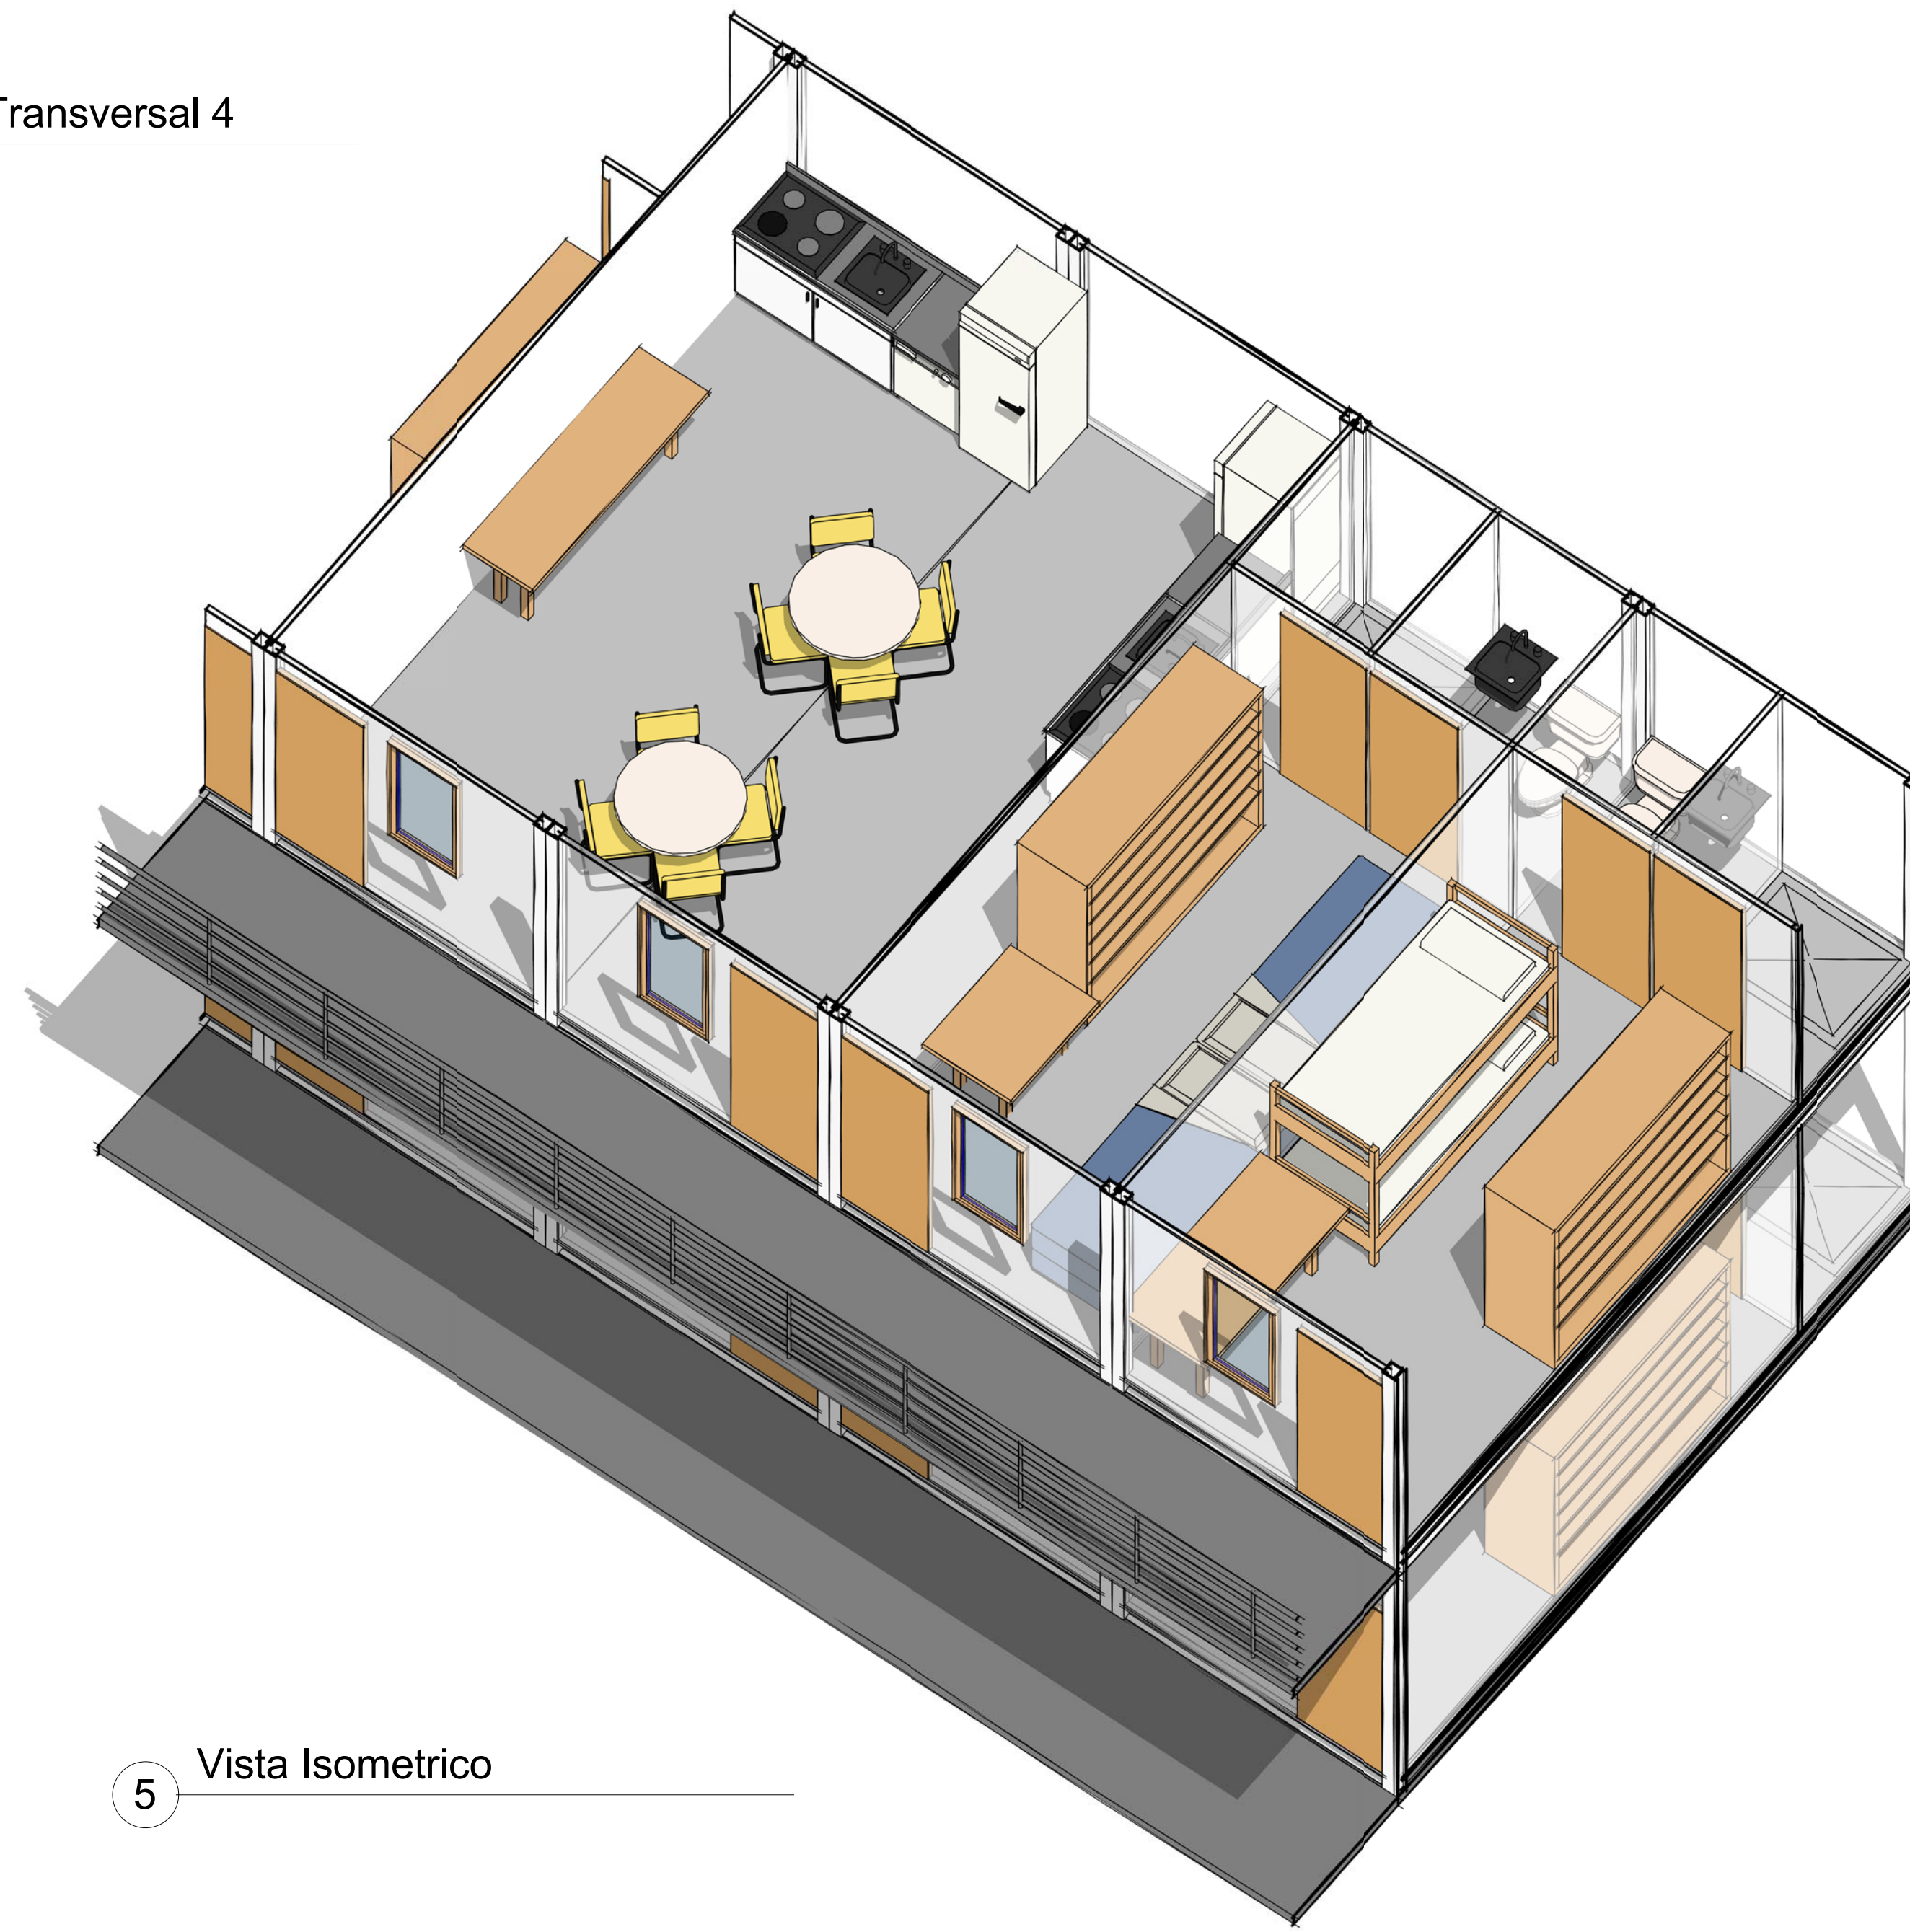

5 Vista Isometrico

Impulsora Integral

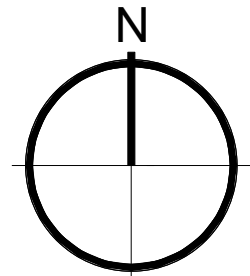NORTE: 

LOCALIZACIÓN:



- Simbología:
-  NIVEL 1 NIVEL
 -  N 1234 ELEVACIÓN
 -  E 5678 COORDENADA
 -  COTA EJES
 -  COTA PAÑOS
 -  INDICA N° DE SECCIÓN
 -  INDICA N° DE PLANO
 -  INDICA N° DE LLAMADA
 -  INDICA N° DE PLANO

- Notas :
1. Todas las medidas y niveles deben ser verificados en obra, por el contratista.
 2. Todos los planos están acotados en milímetros.
 3. No tomar medidas directamente sobre el plano.
 4. Los arquitectos e ingenieros diseñadores no se hacen responsables por las modificaciones que se hagan a los planos sin su previa autorización.
 5. Para mayor información ver planos de detalle, catálogo de conceptos y memoria descriptiva.
 6. Todo el proyecto debe ser construido bajo las especificaciones suministradas por el equipo de diseño; cualquier cambio debe ser consultado con éste.
 7. Todos los elementos que requieran de solución estructural deberán ser consultados y aprobados por el diseñador estructural, y construidos bajo las especificaciones del proyecto estructural.
 8. Los planos arquitectónicos son generales y no incluyen cálculos técnicos ni memorias de cálculo de los elementos estructurales y no estructurales.
 9. En todos los casos donde se plantean elementos técnicos que correspondan específicamente con el diseño estructural, suelos, eléctrico, iluminación, hidrosanitario, protección contra incendio, mecánicos, cancelerías, entre otros; primará la información técnica específica por cada especialista.
 10. Todos los planos de taller desarrollados por proveedores deben ser consultados por el cliente, el arquitecto proyectista, y el diseñador estructural según corresponda.
 11. Para ver especificaciones ver planos de tablas.

No.	Description	Date

IMPULSORA

UBICACIÓN: Edificio Dormitorios

ENCARGO: A.V.E.S. Arquitectura Vista En Sueños

PROYECTO: Cesar Reyes

01-A EMPRESA:

PLANO: Alzados e Isometrico

CLAVE: A102

ESCALA: 1 : 75

CLASIFICACIÓN:

ESCALA GRÁFICA: 

REV: Impulsora

DIBUJÓ: Samuel Barona

29/01/2018 09:42:47 a. m.

FIRMA